


MAPA DO CELÓW PROJEKTOWYCH	
Obiekt	Ożarówice, ul. Szkolna
Jednostka ewidencyjna	241306 2, OŻAROWICE
Obwód ewidencyjny	0004, Ożarówice
Miejscowość	Ożarówice
Ulica	Szkolna
Działka ewidencyjna	756/2, 236/6, 236/11, 237/8, 237/5, 238/31
Oznaczenie kancelaryjne zgłoszenia geodezyjnego	GP.Z.6642.1.1592.2015
Układ współrzędnych	Prostokątnych płaskich
	Wysokości
	2000 - południk 18
	Kronsztad '86
Skala opracowanej mapy	1:1000
Sekcja opracowanej mapy	6.134.30.11.2, 6.134.30.12.1
Stan na dzień	02.06.2015
Niniejsza mapa do celów projektowych została wykonana bez ustalenia obciążeń dotyczących służebności gruntowych.	
Wykazane na niniejszej mapie granice nieruchomości nie zostały wyznaczone w terenie i nie zostały określone z wymaganą dokładnością pomiaru. Niniejsza mapa może służyć do projektowania budynków sytuowanych w odległości większej niż 4,00m od granicy nieruchomości.	
Nie wyklucza się istnienia w terenie innych nie wykazanych na niniejszej mapie elementów podziemnego uzbrojenia terenu, nie zgłoszonych do inwentaryzacji.	
Legenda:	Teren jest objęty Miejscowym Planem Zagospodarowania Przestrzennego - usługowe - zabudowy jednorodzinnej i zagrodowej obsługiwane poprzez istniejący układ drogowo uliczny; Mn -
<ul style="list-style-type: none"> — zakres opracowania e — oś przewodu podziemnego energetycznego k — oś przewodu podziemnego kanalizacyjnego s — oś przewodu podziemnego gazowego w — oś przewodu podziemnego wodociągowego f — oś przewodu podziemnego telefonicznego c — oś przewodu podziemnego ciepłowniczego x — oś niezidentyfikowanego przewodu podziemnego — granica działki ewidencyjnej — granica konturu klasyfikacyjnego 	

ZA ZGODNOŚĆ
Z ORYGINAŁEM

mgr Inż. Marcin Dyner
Uprawnienia budowlane do projektowania
bez ograniczeń w specjalności instalacyjnej
w zakresie sieci, instalacji i urządzeń ciepłych,
wentylacyjnych, gazowych, wodociągowych
i kanalizacyjnych
Numer ewidencyjny SLK/4618/POOS/12

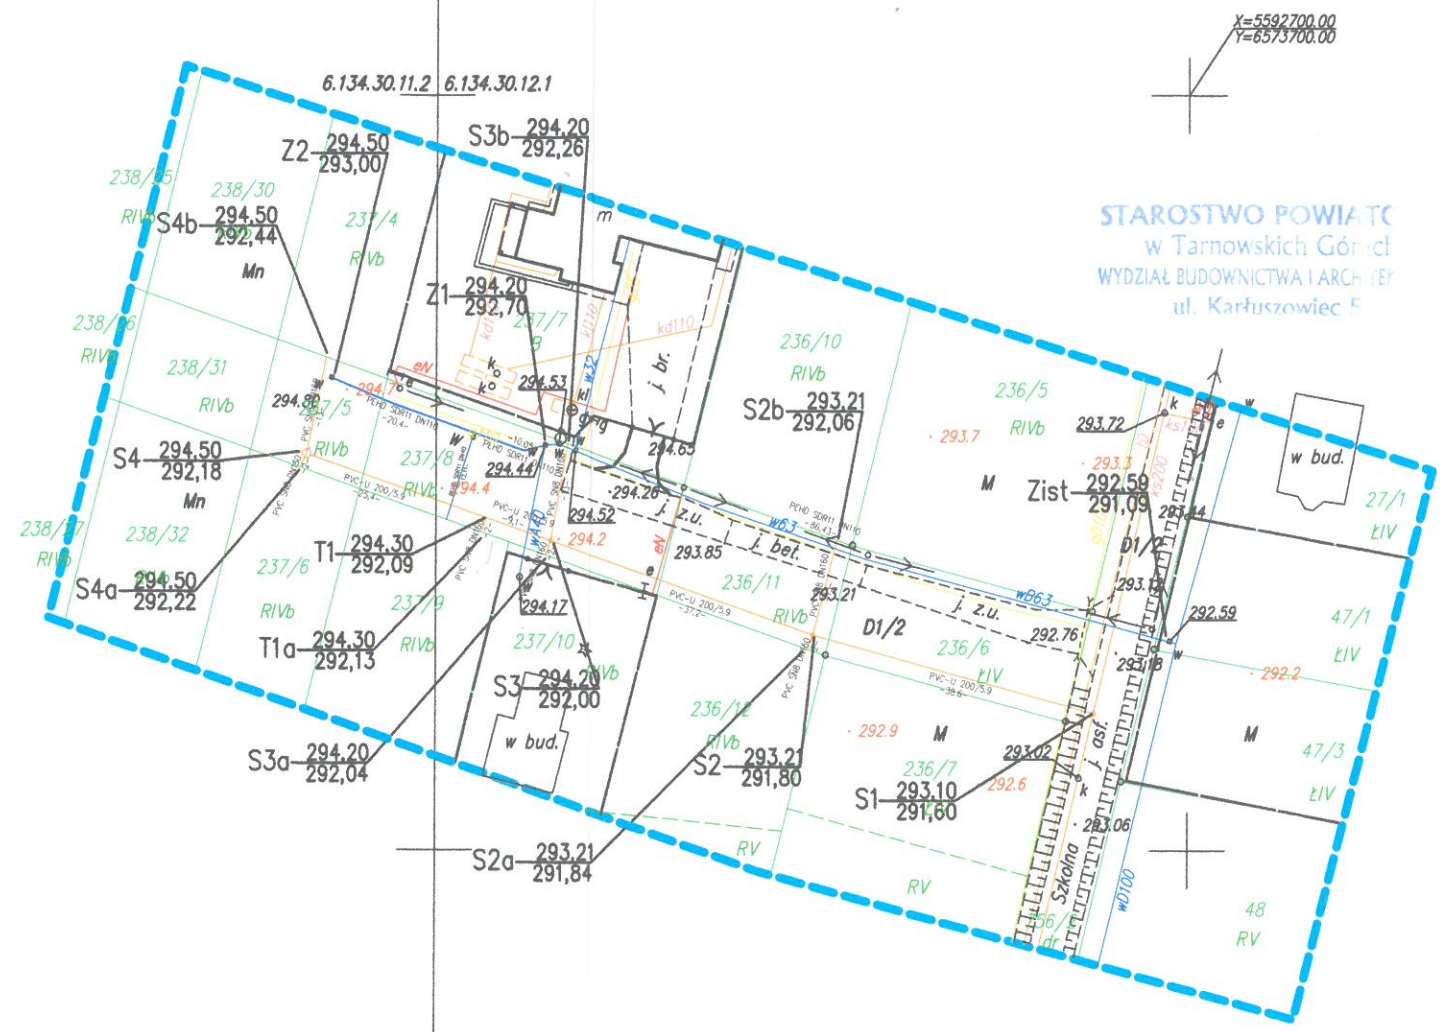

STAROSTWO POWIATU
w Tarnowskich Górach
WYDZIAŁ BUDOWNICTWA I ARCHITEKTURY
ul. Karłowicza 5

LEGENDA:

	- KANALIZACJA SANITARNA
	- WODOCIĄG
	- OPIS RUROCIĄGU
	- STUDNIA KANALIZACYJNA
S2b 293.21 / 292.06	- OPIS PUNKTU WYSOKOŚCIOWEGO
294.80 ^w	- ZASUWA WODOCIĄGOWA

TEMAT OPRACOWANIA : Budowa sieci wodociągowej i kanalizacyjnej w ulicy bocznej do Szkolnej w Ożarówicach			
INWESTOR : Zakład Gospodarki Komunalnej w Ożarówicach ul. Staszica 1 42-625 Ożarówice		TYTUŁ RYSUNKU : Zagospodarowanie terenu	
WYKONAWCY:	IMIE I NAZWISKO:	PODPIS:	DATA : Marzec 2016
PROJEKTOWAŁ:	mgr inż. Marcin Dyner		SKALA : 1:1000
			RYSUNEK NR: 1